


PIANTA PIANO RIALZATO

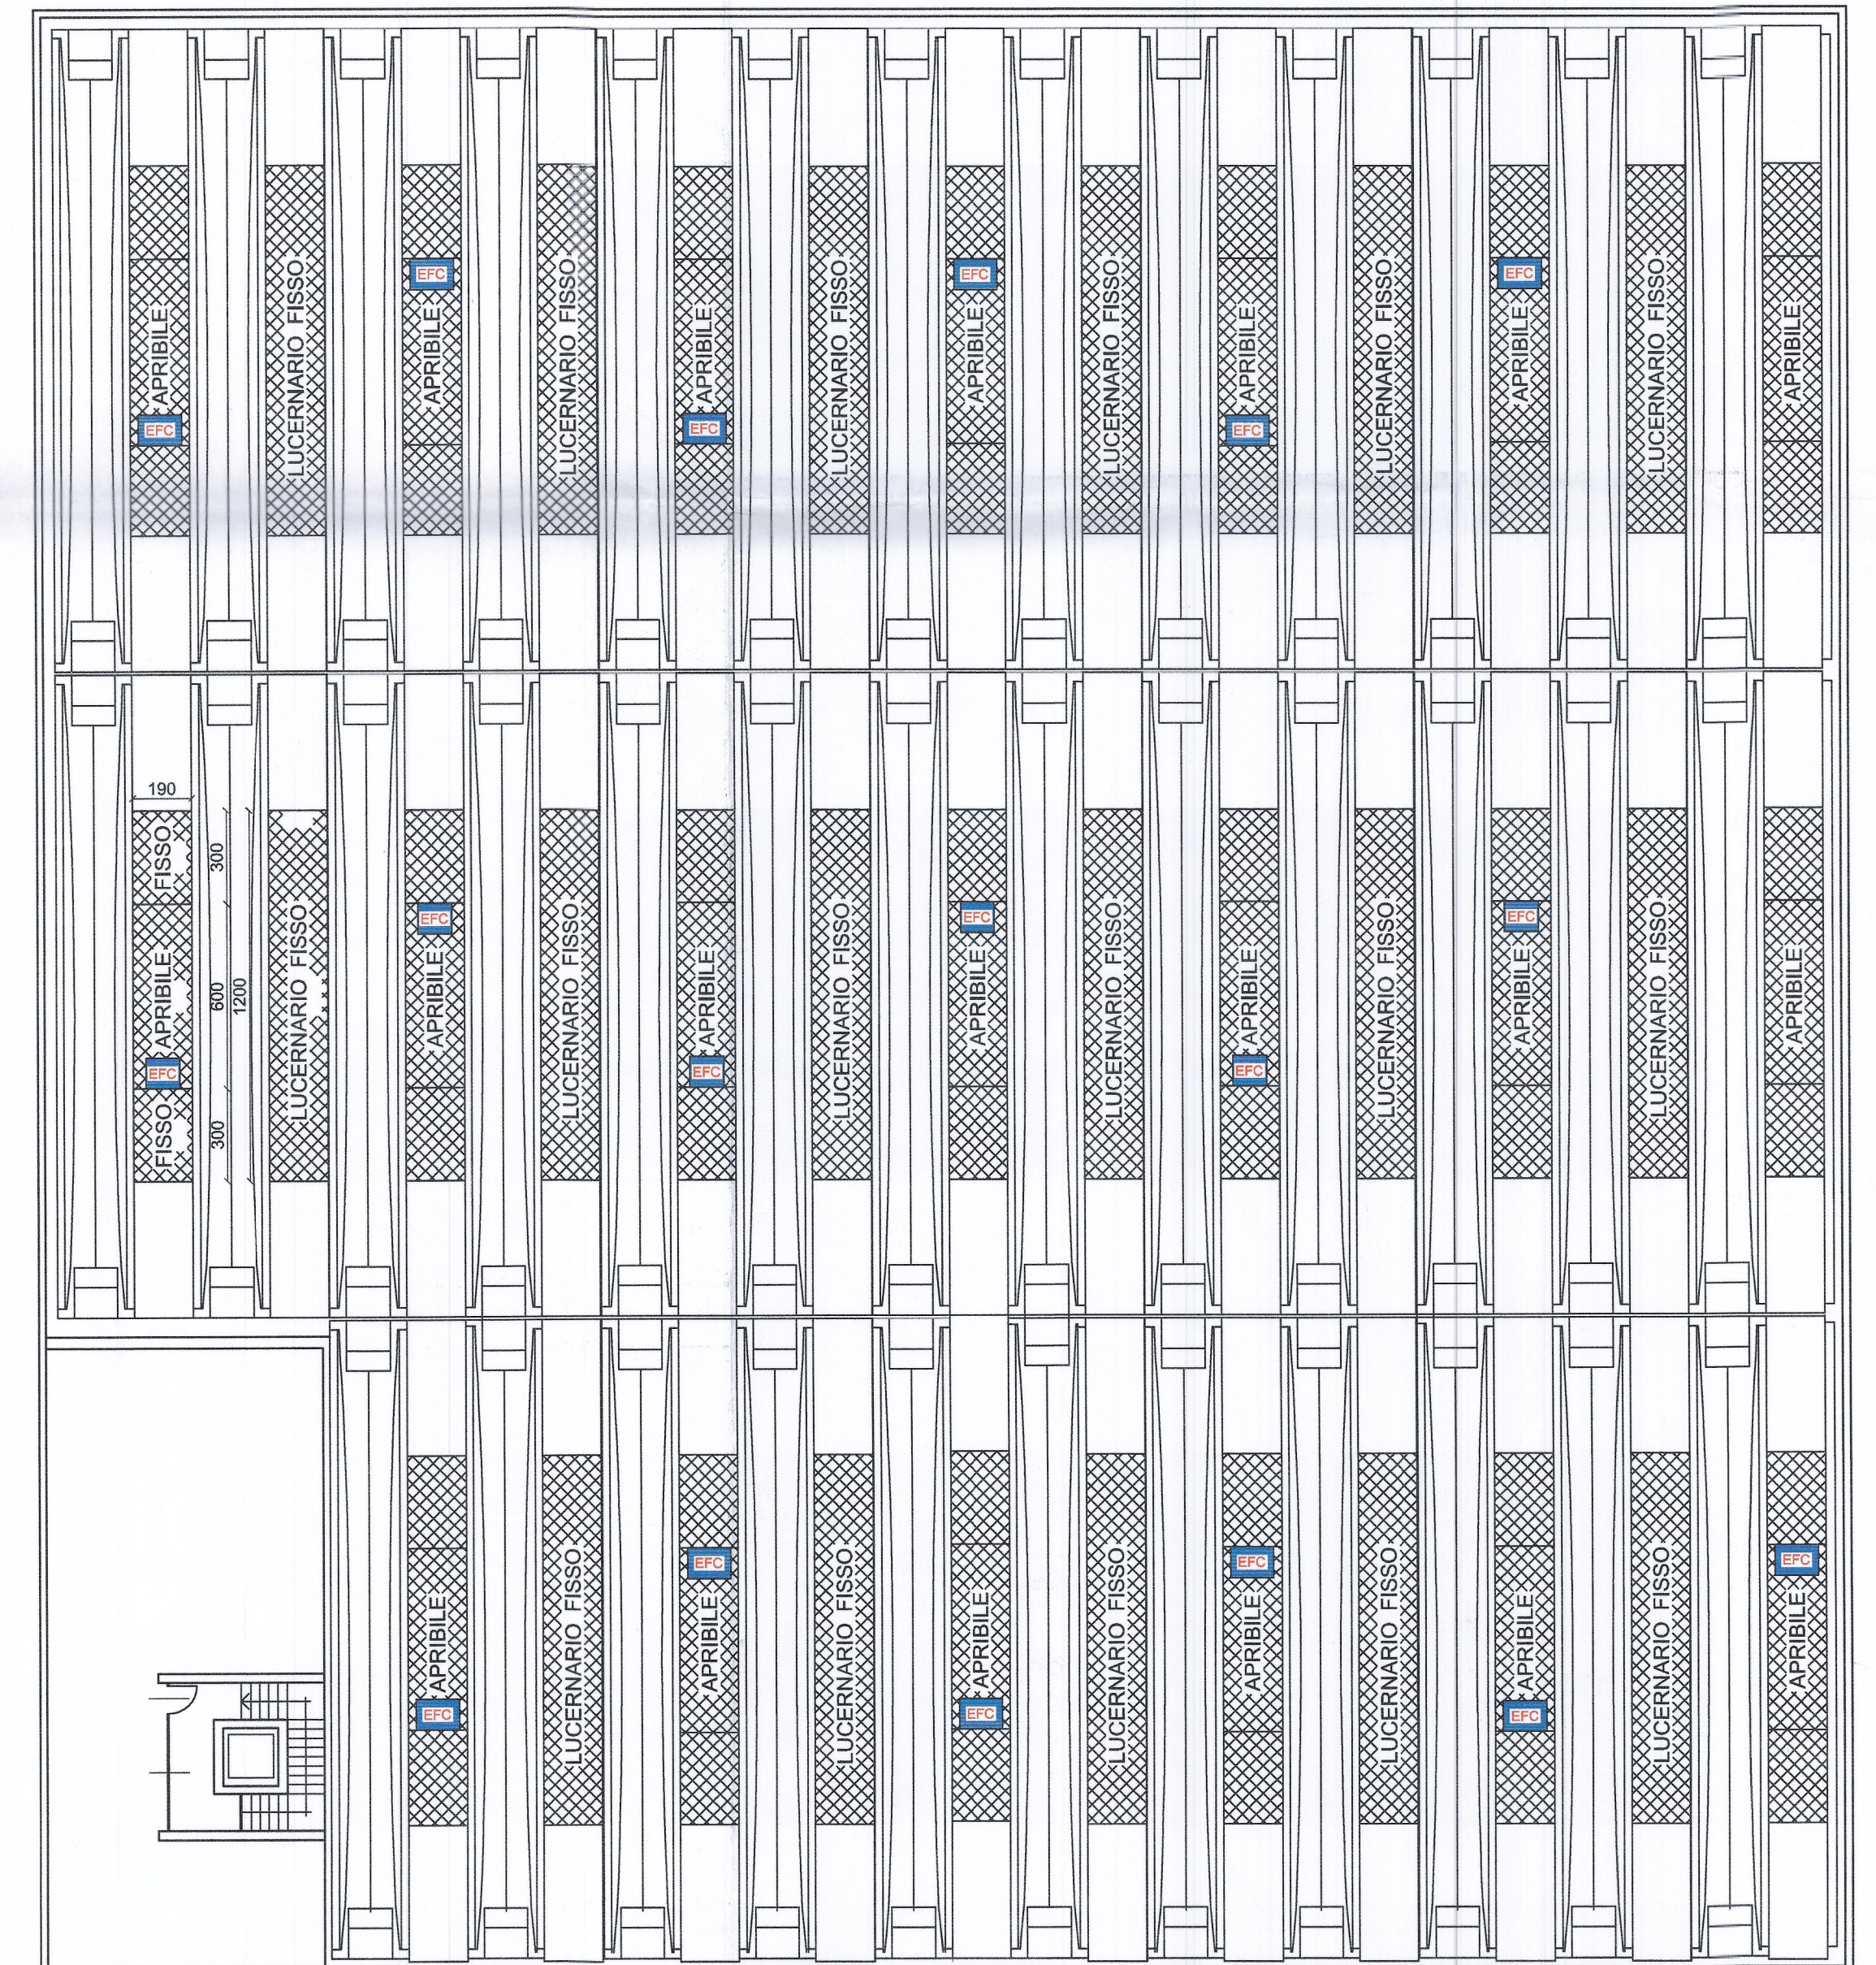

PIANTA COPERTURA

- LEGENDA
- ATTACCO MOTOPIOMPA
 - IDRANTE A COLONNINA UNI 70
 - IDRANTE A PARETE UNI 45
 - ESTINTORE PORTATILE
 - VIA DI FUGA ORIZZONTALE
 - VIA DI FUGA VERSO L'ALTO
 - VIA DI FUGA VERSO IL BASSO
 - USCITA DI SICUREZZA
 - RILEVATORI DI FUMO A SOFFITTO
 - STRUTTURA REI
 - INTERRUTTORE DI SGANCIO ELETTRICO
 - PULSANTE DI ALLARME
 - VALVOLA DI INTERCETTAZIONE COMBUSTIBILE
 - LINEA DI ALIMENTAZIONE GAS METANO

<p>COMANDO PROVINCIALE VIGILI DEL FUOCO - LECCO UFF. Prevenzione incendi prat. N° 45896 N° 45812, 07 LUG 2015</p> <p>ESAMINATO (Geom. Bustini Diego)</p>		<p>TITOLO DELL'OPERA NUOVO INSEDIAMENTO LABORATORIO E MAGAZZINO MATERIE PLASTICHE</p> <p>UBICAZIONE Via PRMO MAGGIO 12-14 MISSAGLIA (LC)</p> <p>PRATICA RICHIESTA VALUTAZIONE PROGETTO ai sensi art. 3 D.P.R.151/2011 COMANDO PROV. VV.F. LECCO</p>
<p>OGGETTO DEL DISEGNO CAPANNONE PIANTA PIANO RIALZATO PIANTA COPERTURA</p>		<p>COMMITTENTE ALFAPLAST spa</p> <p>PROGETTISTA Ing. Aldo Germani Albo Ingegneri MB n° 4910</p>
<p>PARERE PREVENTIVO <input type="checkbox"/> PRATICA EDILIZIA <input type="checkbox"/> AUTORIZZAZIONI ALTRI ENTI <input type="checkbox"/> DENUNCIA C.A. <input type="checkbox"/> PRATICA VV.F. <input type="checkbox"/> ARCHITETTONICO <input type="checkbox"/> PROGETTO ESECUTIVO <input type="checkbox"/> PARTICOLARI COSTRUTTIVI <input type="checkbox"/> SICUREZZA NEI CANTIERI <input type="checkbox"/> SICUREZZA NEI LUOGHI DI LAVORO <input type="checkbox"/></p>		<p>GA studio tecnico</p>
<p>TAVOLA 2.0 PRATICA</p>	<p>SCALA 1:200</p>	<p>DATA 03.06.2015</p>
<p>studio tecnico Ing. Aldo Germani Via S. Giuseppe, 47 - 20831 Seregno (MB) tel. 0362.325478 - 335.5862704 mail: ing.aldogermani@gmail.com</p> <p>tutti i diritti d'autore sono riservati: artt. 2578-2583 c.c.</p>		