


LEGENDA	
	Interventi specifici con relativa tavola di dettaglio

LEGENDA SISTEMI ANTINCENDIO ESISTENTI	
	LUCI DI EMERGENZA
	NASPI
	SEGNALATORE ACUSTICO
	PULSANTE DI SGANCIO CORRENTE
	QUADRO ELETTRICO

OPERE IGIENICO SANITARIE	
LEGENDA CRITICITA' INDIVIDUATE	
①	Manca di servizi igienici per gli alunni
②	Manca di copertura esterna spazio antistante l'office
③	Manca di copertura esterna ingresso agora

OPERE ADEGUAMENTO ANTINCENDIO	
LEGENDA CRITICITA' INDIVIDUATE	
①	Manca di corpi illuminanti per l'emergenza
②	Manca di compartimentazione con la via di fuga esterna lato sud
③	Parete/ serramento non idoneo per la resistenza al fuoco ubicato in prossimità della scala antincendio
④	Uscita di sicurezza non a norma
⑤	Solaio di copertura non idoneo per la resistenza al fuoco (REI 60)

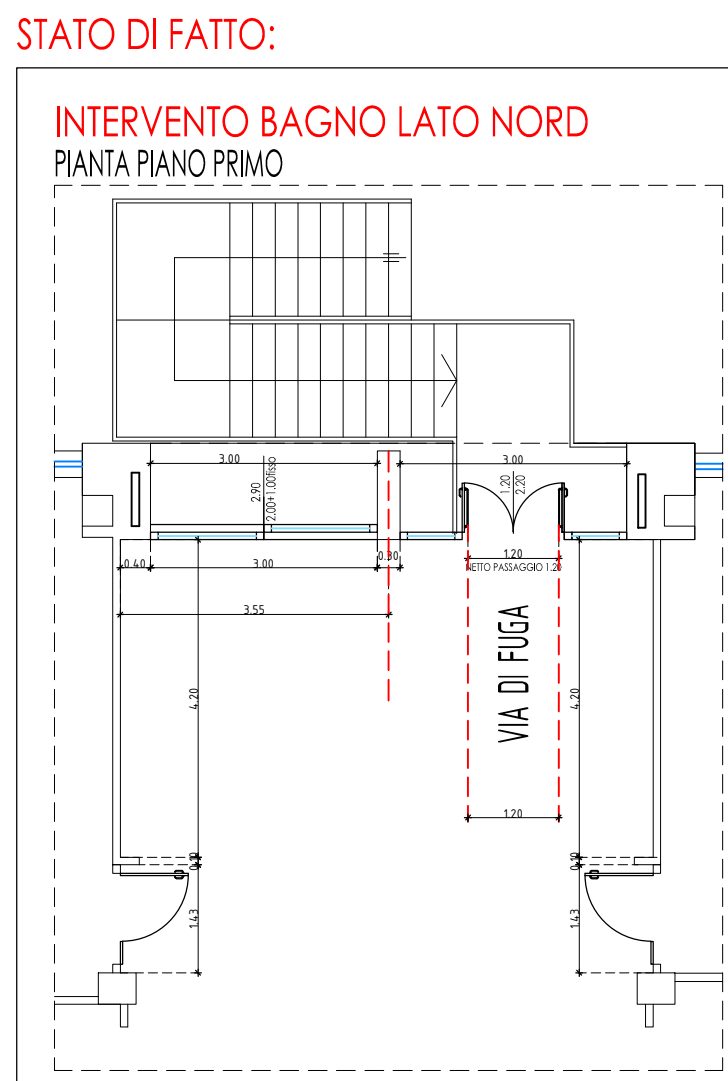

COMUNE DI MISSAGLIA
Provincia di Lecco

INTERVENTO DI MESSA IN SICUREZZA ED ADEGUAMENTO ALLA NORMATIVA ANTINCENDIO ED OPERE DI EFFICIENTAMENTO ENERGETICO DELLA STRUTTURA SCOLASTICA ADIBITA A SCUOLA PRIMARIA "TEODORO MONETA" SITA IN VIA GUGLIELMO BERETTA A MISSAGLIA

PROGETTO ESECUTIVO

"Forse non è lontano il giorno in cui tutti i popoli, dimenticando gli antichi rancori, si riuniranno sotto la bandiera della fratellanza universale e, cessando ogni disputa, coltiveranno tra loro relazioni assolutamente pacifiche, quali il commercio e le attività industriali, stringendo solidi legami. Noi aspettiamo quel giorno..."
(tratto da "Peace and Law in the Italian Tradition" - Nobel lecture, 25 agosto 1909)
Conferenza tenuta da Ernesto Teodoro Moneta all'Istituto Nobel di Oslo il 25 Agosto 1909

OGGETTO:PIANTA DI RILIEVO
PIANO PRIMO CON INDIVIDUAZIONE CRITICITA'

TAVOLA N°:5.C

DATA:AGOSTO 2019
AGG:

SCALA:1:100

PROGETTISTA:Ing. ATTILIO BALITRO
iscritto all'Ordine degli ingegneri della Provincia di Sondrio al n° 144

TIMBRO:

PROGETTISTA:Arch. ROBERTO RABBIOSI
iscritto all'Ordine degli Architetti della Provincia di Sondrio al n° 278

TIMBRO:

STUDIO TECNICO ASSOCIATO
Ingegneria - Architettura - Urbanistica
Dott. Ing. ATTILIO BALITRO - Dott.Arch. ROBERTO RABBIOSI
Via Fabiani N 45 23017 Morbegno (so) tel 0342/610035 - fax 0342/600833