

# COMUNE DI MISSAGLIA

Provincia di Lecco

INTERVENTO DI MESSA IN SICUREZZA ED ADEGUAMENTO ALLA NORMATIVA ANTINCENDIO  
ED OPERE DI EFFICIENTAMENTO ENERGETICO DELLA STRUTTURA SCOLASTICA ADIBITA  
A SCUOLA PRIMARIA "TEODORO MONETA" SITA IN VIA GUGLIELMO BERETTA A MISSAGLIA

## PROGETTO ESECUTIVO



*"Forse non è lontano il giorno in cui tutti i popoli, dimenticando gli antichi rancori, si riuniranno sotto la bandiera della fraternità universale e, cessando ogni disputa, coltiveranno tra loro relazioni assolutamente pacifiche quali il commercio e le attività industriali, stringendo solidi legami. Noi aspettiamo quel giorno.."*  
(tratto da "Peace and Law in the Italian Tradition", Nobel lecture, 25 agosto 1909 -  
Conferenza tenuta da Ernesto Teodoro Moneta all'Istituto Nobel di Oslo il 25 Agosto 1909)

OGGETTO:

PROGETTO DI DETTAGLIO IMPIANTO FOTOVOLTAICO

TAVOLA N°:

IF.1

DATA:

AGOSTO 2019

SCALA:

1:200

AGG:

PROGETTISTA:

Ing. ATTILIO BALITRO

Iscritto all'Ordine degli Ingegneri  
della Provincia di Sondrio al n° 144


TIMBRO:

PROGETTISTA:

Arch. ROBERTO RABBIOSI

Iscritto all'Ordine degli Architetti  
della Provincia di Sondrio al n° 276

TIMBRO:

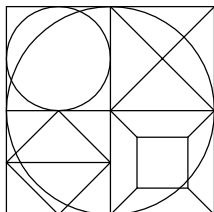


**STUDIO TECNICO ASSOCIATO**


Ingegneria - Architettura - Urbanistica

**Dott. Ing. ATTILIO BALITRO - Dott.Arch. ROBERTO RABBIOSI**

Via Fabani N 45 23017 Morbegno (so) tel 0342/610035 - fax 0342/600833

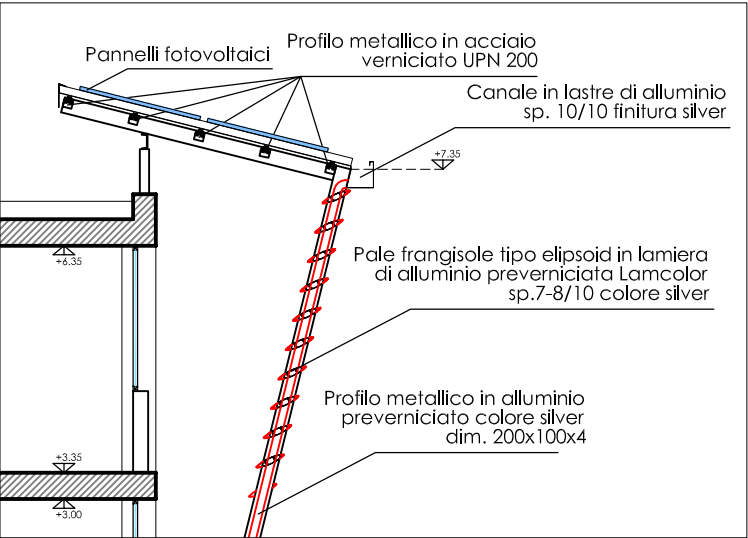

PARTICOLARE SEZIONE A-A scala 1:100

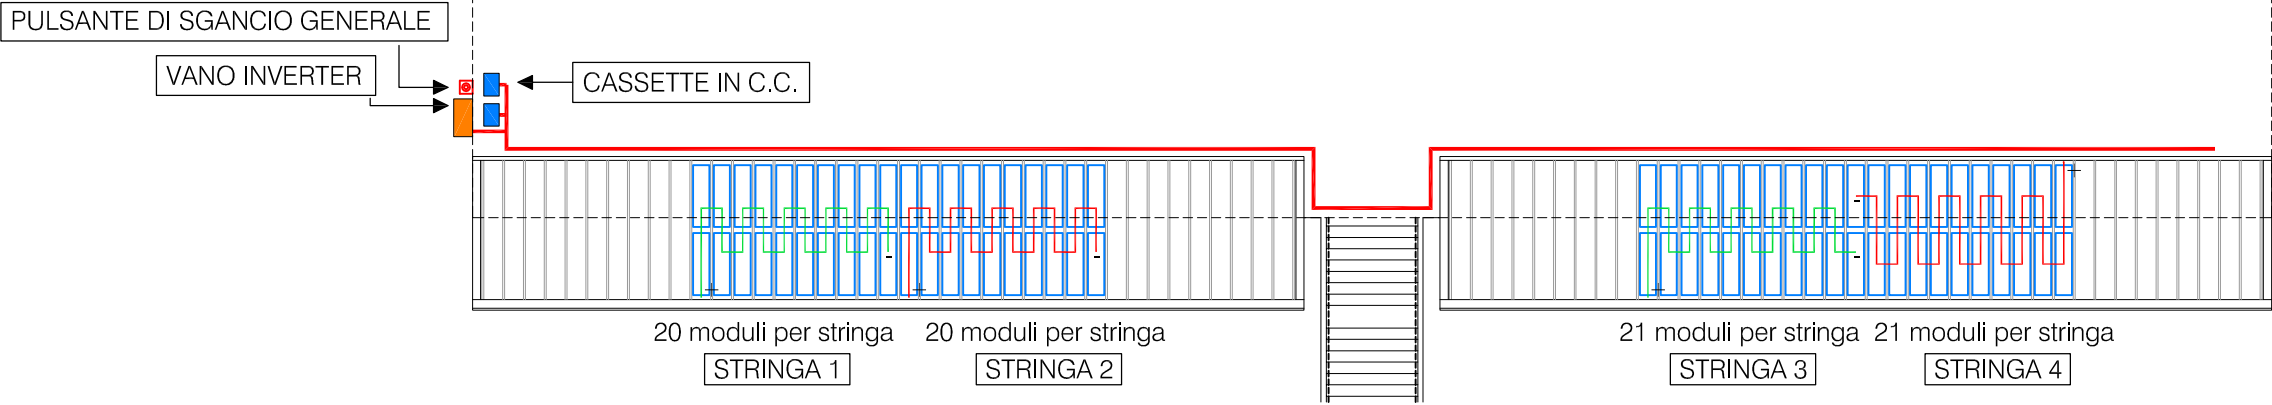

DATI GENERALI IMPIANTO FOTOVOLTAICO

G1	Generatore1
INVERTER	INVERTER PER POTENZA 15 kW
Configurazione	Totale moduli 82, SU STRUTTURA METALLICA