

ABACO CORPI ILLUMINANTI


TIPO BEGHELLI
Potenza: 24 Plw LED
Installazione: a parete o soffitto

Corpi illuminanti

tipo BEGHELLI

Corpo realizzato interamente in polycarbonato bianco RAL 9003 antiriflesso e resistente ai raggi UV. Ampio schermo in polycarbonato trasparente ad elevata trasparenza, ottica simmetrica bianca calcolata per ottimizzare il fascio luminoso rendendolo omogeneo e particolarmente ampio. Potenza 24W, sorgente luminosa LED, versione SE, grado di protezione IP40, autonomia 1 ora. Installazione a parete, piatto, incasso o a bandiera. Dimensioni HxLxP: 102x292x34,6 mm.

LEGENDA SISTEMI ANTINCENDIO PROGETTO	
	Rilevatore puntiforme di fumo progetto
	Luci emergenza progetto
	Porta EI in progetto
	Naspi in progetto

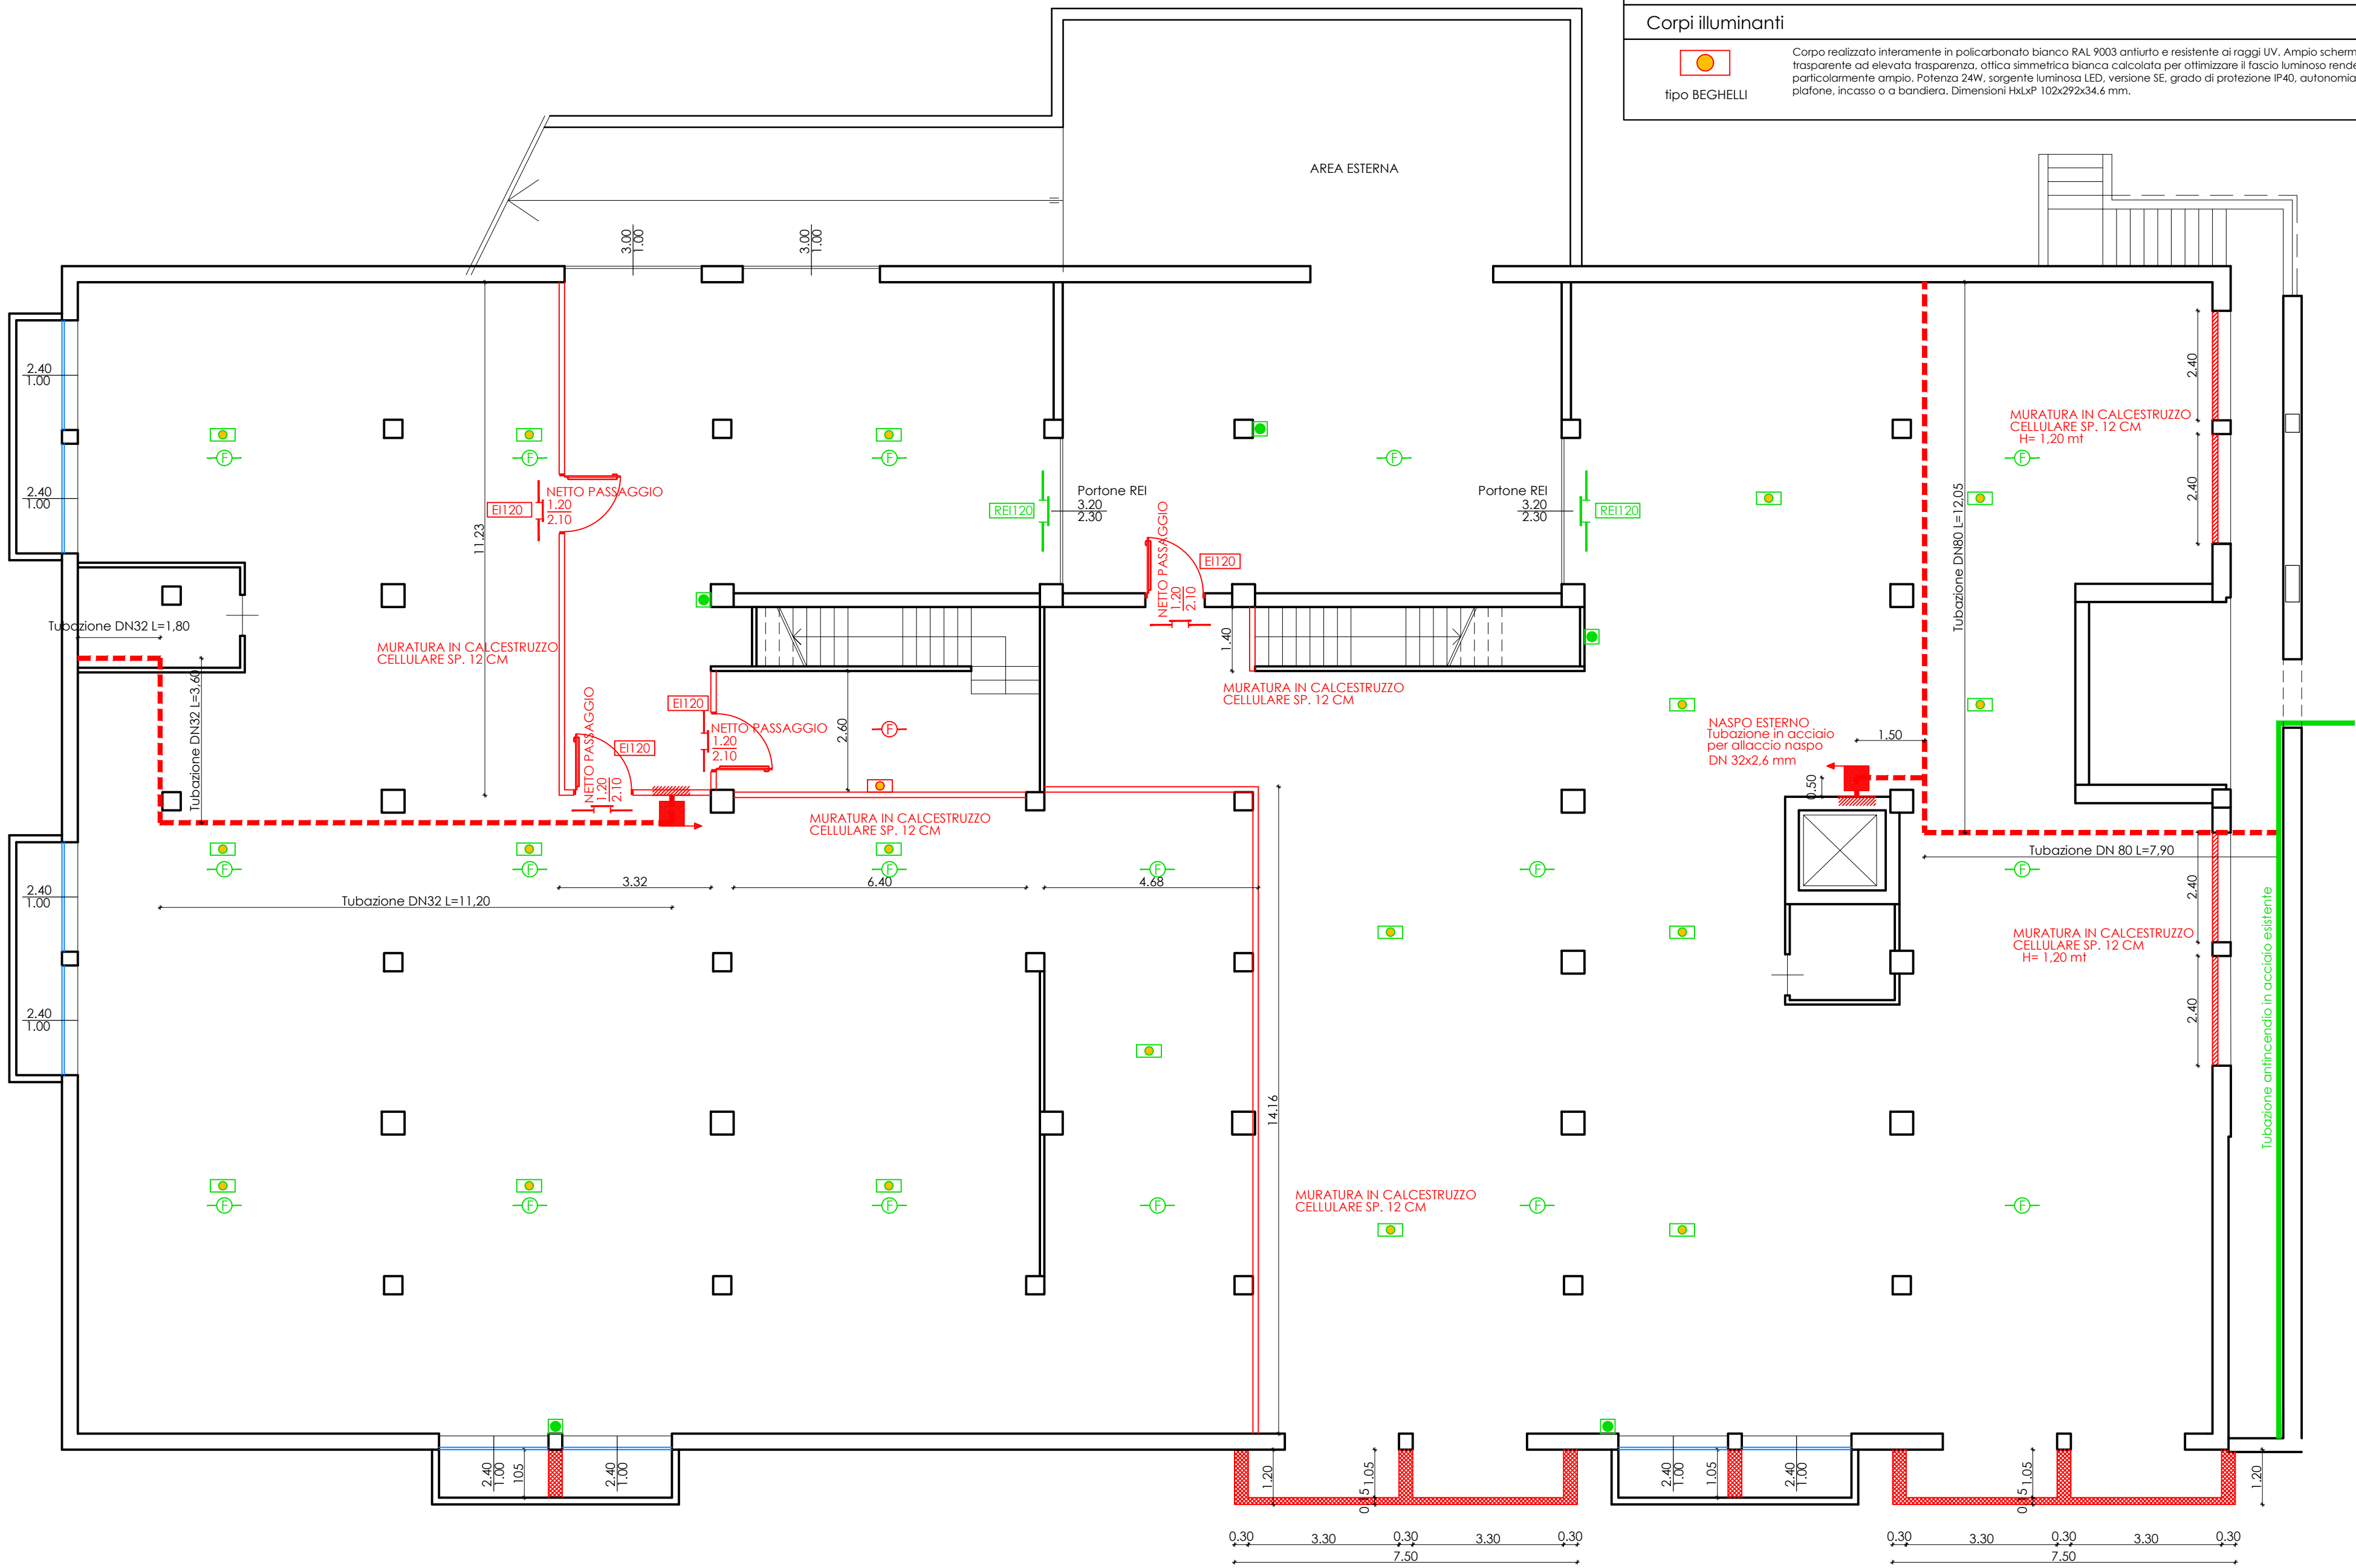

COMUNE DI MISSAGLIA
Provincia di Lecco

INTERVENTO DI MESSA IN SICUREZZA ED ADEGUAMENTO ALLA NORMATIVA ANTINCENDIO
ED OPERE DI EFFICIENTAMENTO ENERGETICO DELLA STRUTTURA SCOLASTICA ADIBITA
A SCUOLA PRIMARIA "TEODORO MONETA" SITA IN VIA GUGLIELMO BERETTA A MISSAGLIA


PROGETTO ESECUTIVO



"Forse non è lontano il giorno in cui tutti i popoli, dimenticando gli antichi rancori, si riuniranno sotto la bandiera della fraternità universale e, cessando ogni disputa, coltiveranno tra loro relazioni assolutamente pacifiche quali il commercio e le attività industriali, stringendo solidi legami. Noi aspettiamo quel giorno..."
(tratto da "Peace and Law in the Italian Tradition", Nobel lecture, 25 agosto 1909 - Conferenza tenuta da Ernesto Teodoro Moneta all'Istituto Nobel di Oslo il 25 Agosto 1909)

OGGETTO: EDIFICIO SCOLASTICO
PIANTA PIANO INTERRATO PROGETTO OPERE ANTINCENDIO

TAVOLA N°: V.2	DATA: AGOSTO 2019	SCALA: 1:100	
	AGG:		
PROGETTISTA: Ing. ATTILIO BALITRO Iscritto all'Ordine degli Ingegneri della Provincia di Sondrio al n° 144	TIMBRO:	PROGETTISTA: Arch. ROBERTO RABBIOSI Iscritto all'Ordine degli Architetti della Provincia di Sondrio al n° 276	TIMBRO:

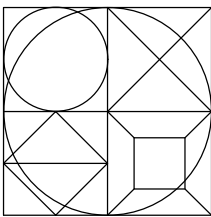

STUDIO TECNICO ASSOCIATO
Ingegneria - Architettura - Urbanistica
Dott. Ing. ATTILIO BALITRO - Dott.Arch. ROBERTO RABBIOSI
Via Fabani N 45 23017 Morbegno (so) tel 0342/610035 - fax 0342/600833